



DEPARTAMENTO AUTÔNOMO DE  
ÁGUA E ESGOTO DE PENÁPOLIS  
ESTADO DE SÃO PAULO

Av. Adalino Peters, 217 - CEP 16200-000 - Penápolis SP - Fone/Fax (18) 3652.6100

LOCAL DO EMPREENDIMENTO

PENÁPOLIS S.P.

PROJETO

PLANTA, CORTES E FACHADA

TÍTULO

PROJETO BÁSICO PARA CONSTRUÇÃO  
DE UMA GUARITA NO RESERVATÓRIO  
DO PEREIRINHA

EXECUTADO POR :

DAEP - Setor de Engenharia

DES.:

JOSIANE

ESCALA

DATA

REVISÃO

FOLHA

INDICADA

11/06/2015

0

01/04

APROVAÇÃO

EDSON BILCHE GIROTTI

PRESENTE

DANIEL SOUTO


ENGENHEIRO CIVIL

C.R.E.A.


5069857379

REVISÕES


|    |   |   |
|----|---|---|
| 1  | / | / |
| 2  | / | / |
| 3  | / | / |
| 4  | / | / |
| 5  | / | / |
| 6  | / | / |
| 7  | / | / |
| 8  | / | / |
| 9  | / | / |
| 10 | / | / |

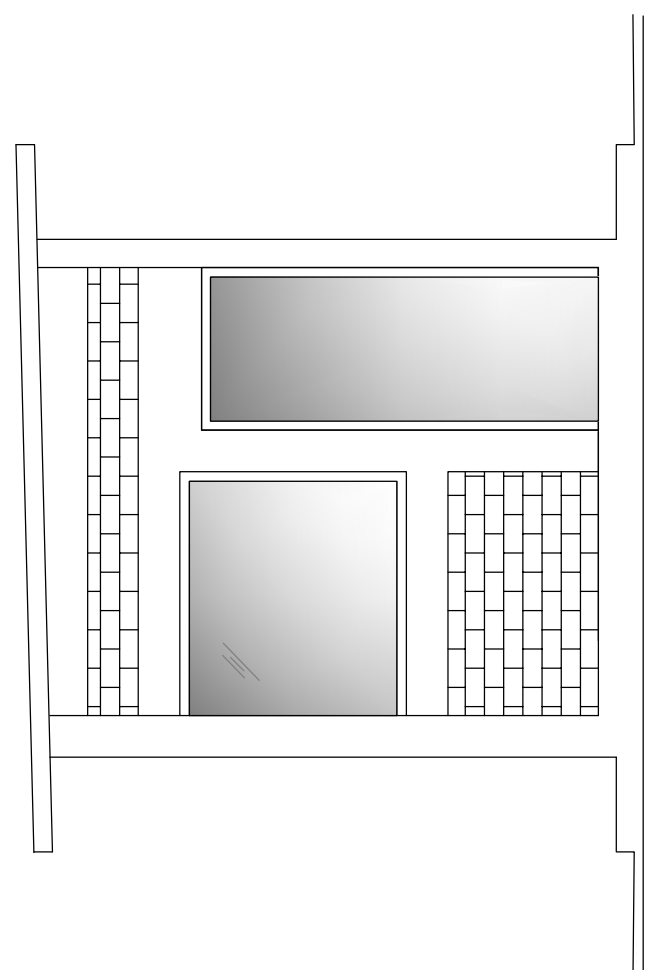


FACHADA FRONTAL  
ESCALA 1:40

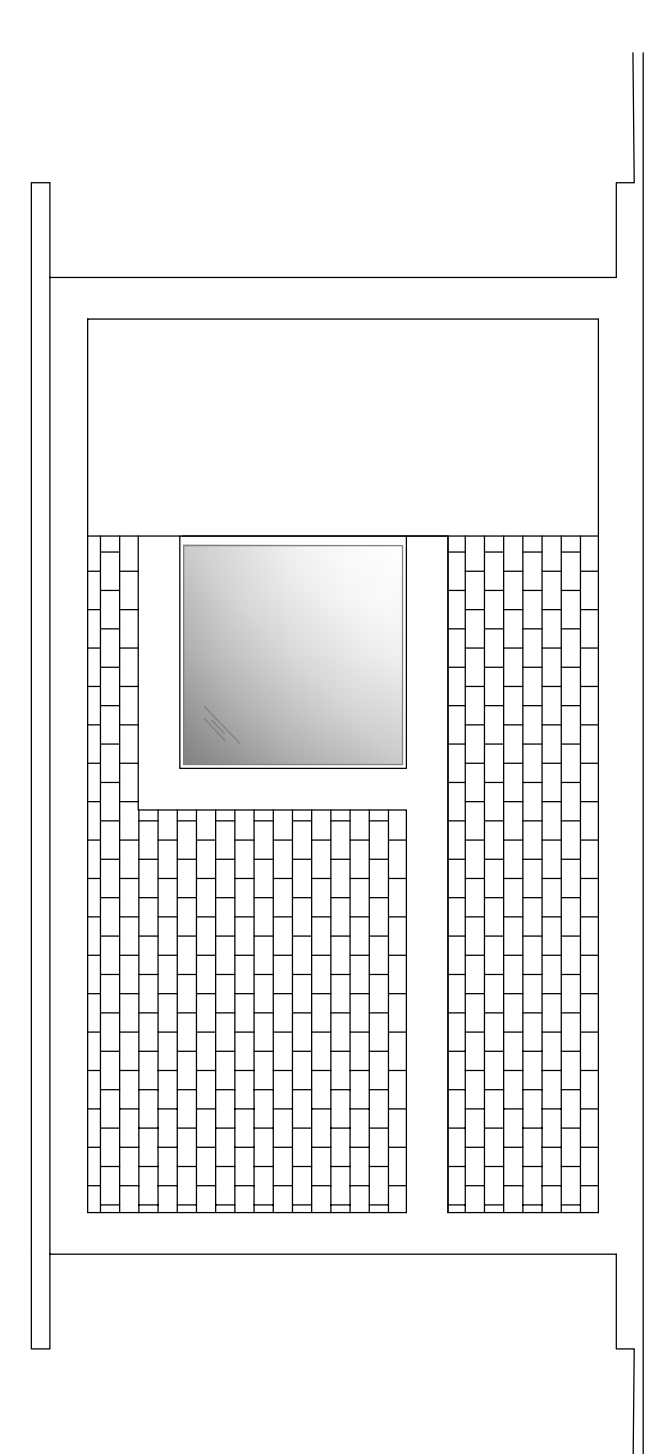


FACHADA LATERAL  
ESCALA 1:40

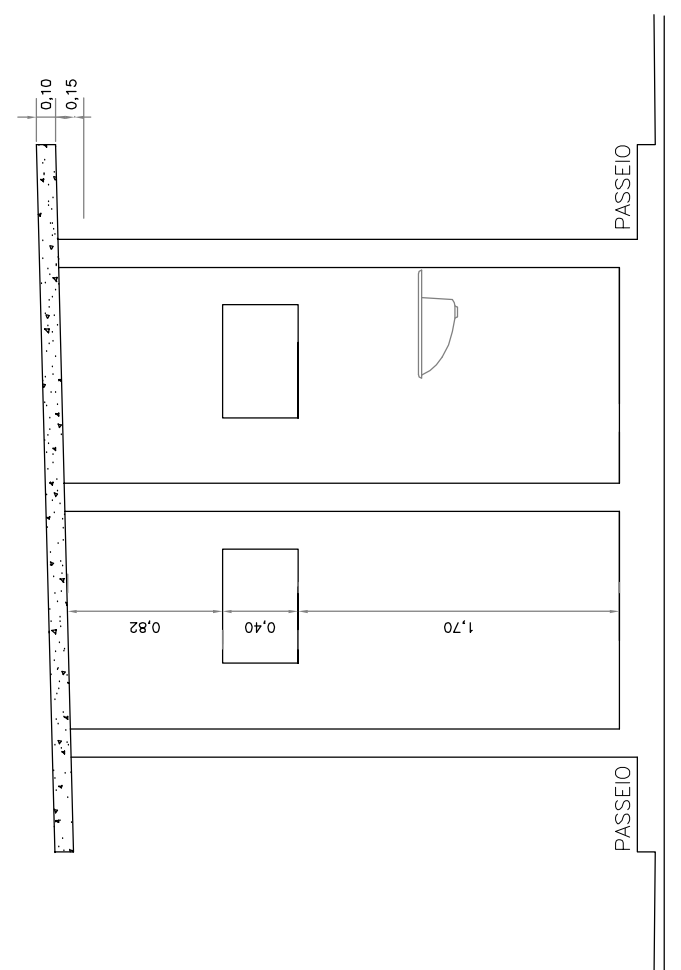

CORTE BB  
ESCALA 1:40

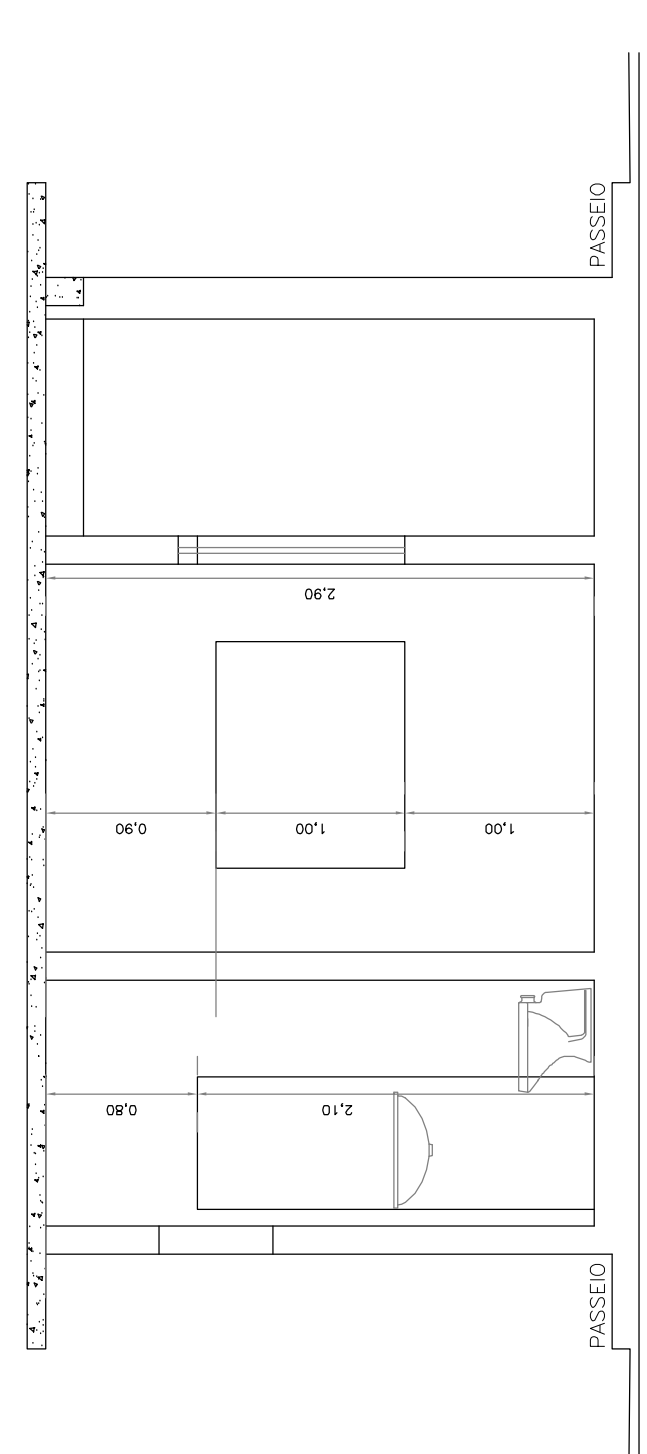

CORTE AA  
ESCALA 1:40

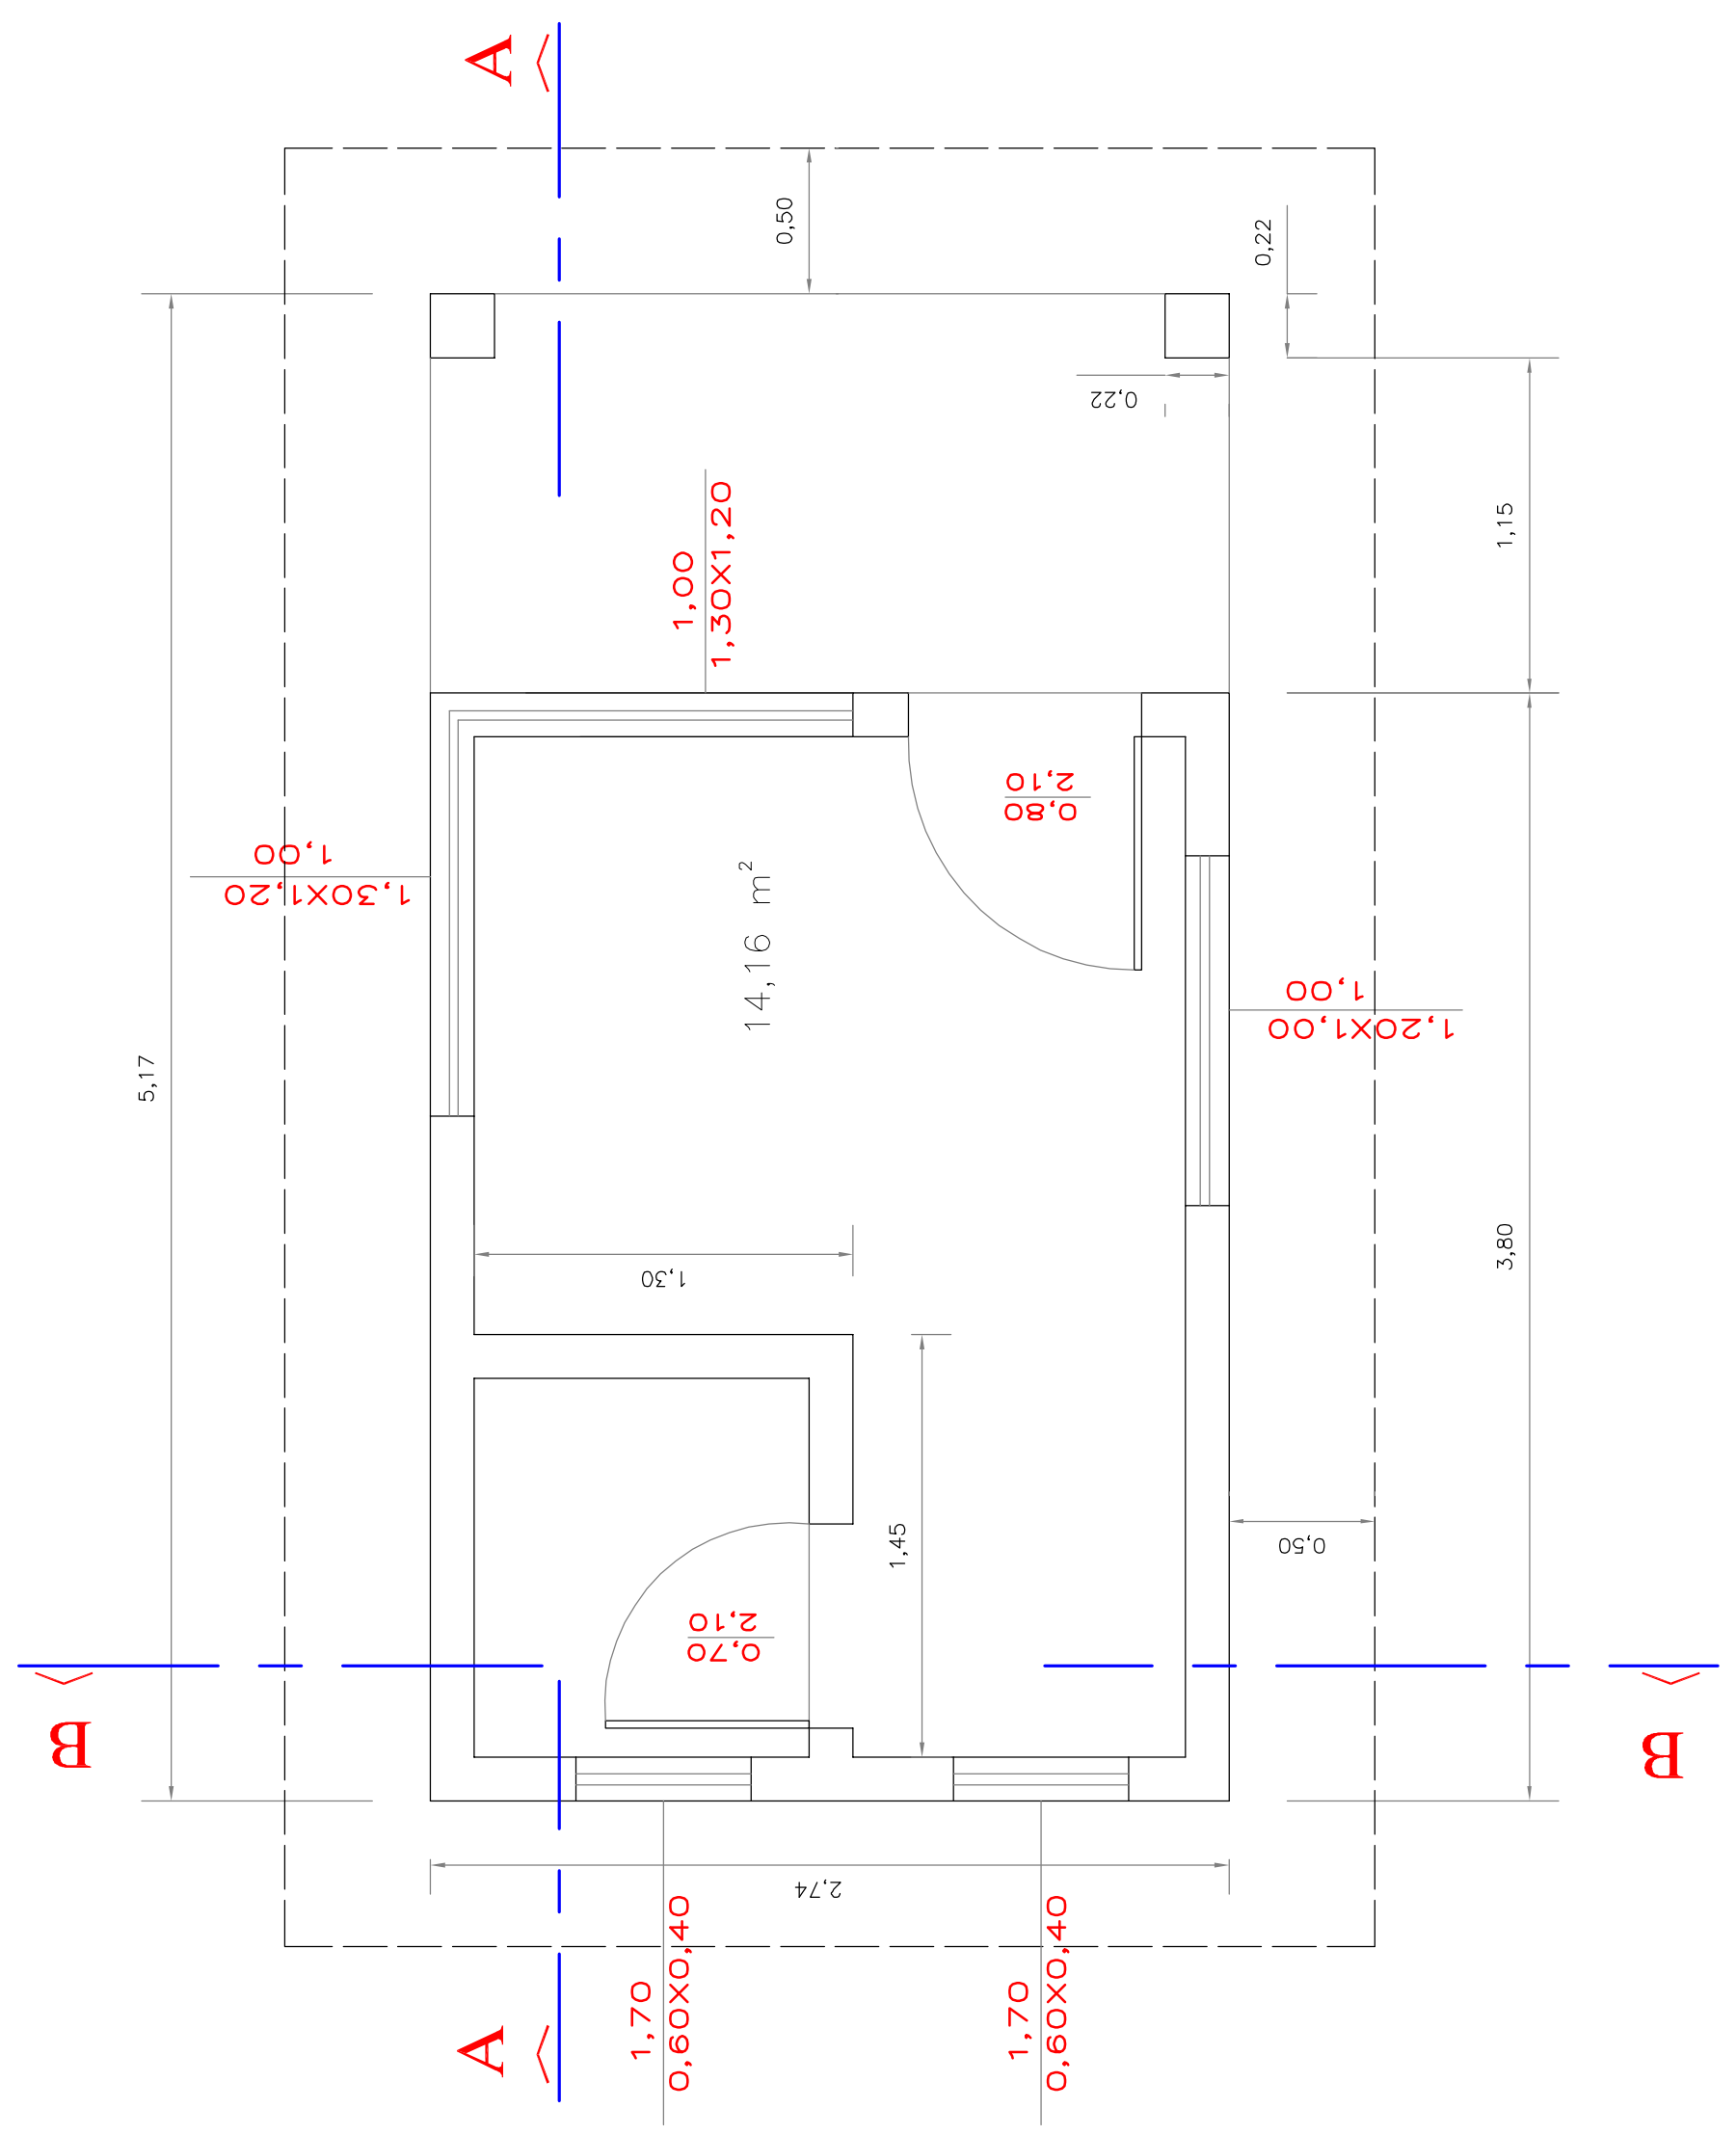

PLANTA BAIXA  
ESCALA 1:25